


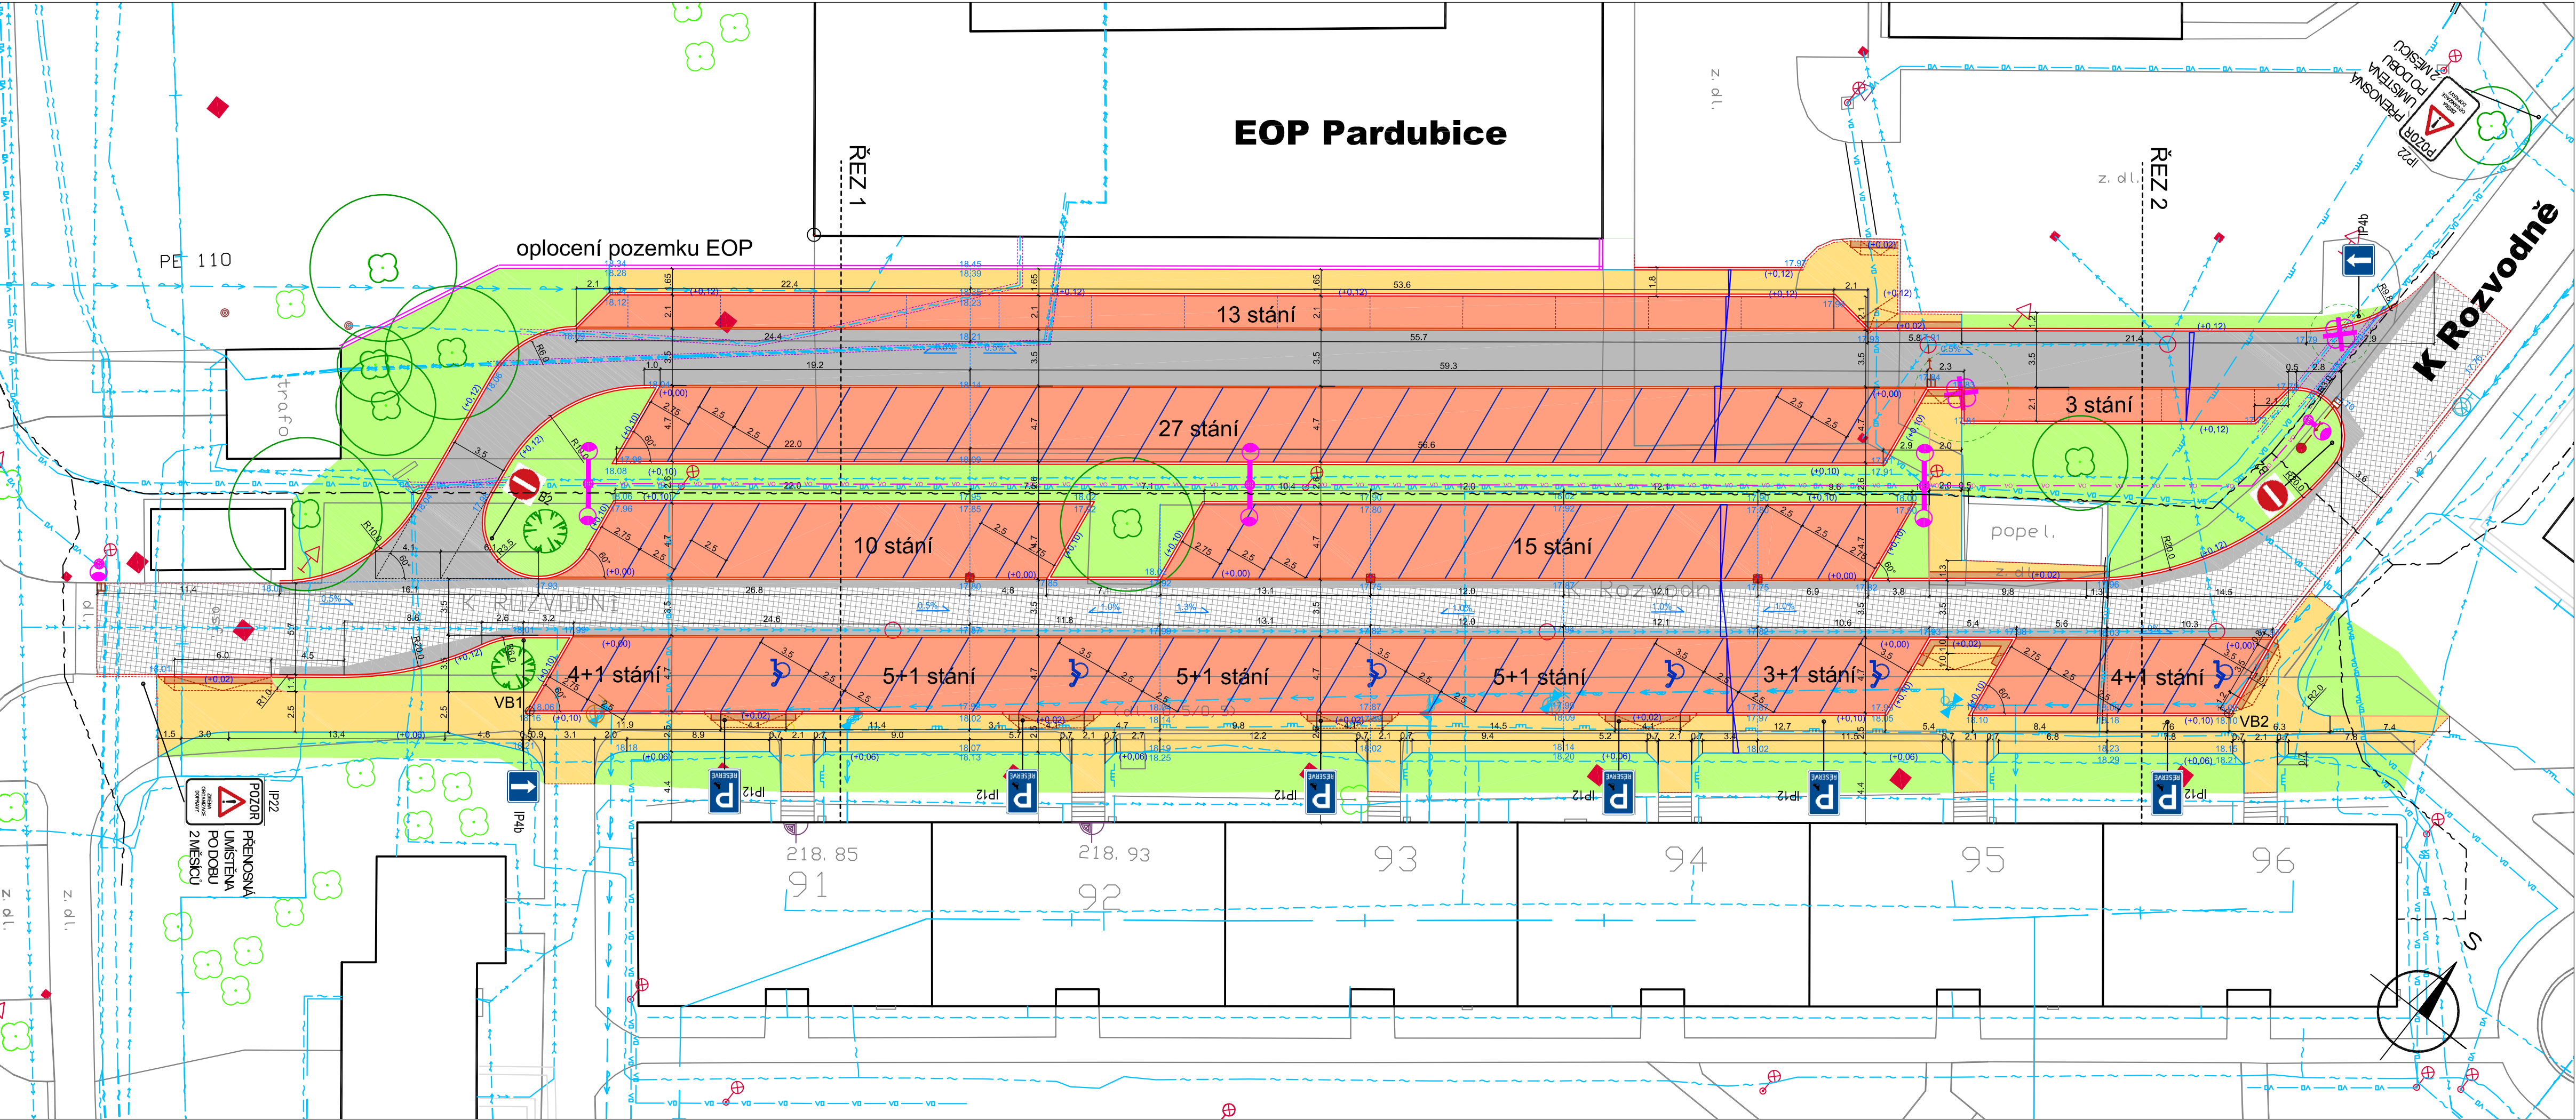

LEGENDA :

- Plochy pro komunikace - živice
- Oprava krytu - živice
- Plochy pro parkování - zatravnovací dlažba
- Plochy pro pěší - bet. dlažba
- Zeleň - trávnik
- Silniční obruby š. 15cm
- Silniční obruby zapuštěné š.10cm
- Zahradní obruby / převýšené
- Varovné pásy, snížený obrubník
- Rampové části chodníků, sklon max 1:10
- Úpravy vpustí vč. přípojek
- Uložení kabelů do chráničků
- Odstranění dřevin
- Stávající stromy / výsadba
- SO 401 - Veřejné osvětlení
- Plánované rozšíření optické sítě T-Mobile

STÁVAJÍCÍ INŽENÝRSKÉ SÍTĚ:

- VODOVOD
- PLYN
- EL. KABEL NN, VN
- KABEL VO
- KANALIZACE
- SDĚLOVACÍ KABELY
- TEPELOVOD

OBJEDNATEL Statutární město Pardubice Městský obvod Pardubice II Chemiků 128 530 09 Pardubice	GENERÁLNÍ PROJEKTANT HIGHWAY DESIGN, s.r.o. Okružní 948/7 500 03 Hradec Králové tel. +420 495 408 921 e-mail: hd@highwaydesign.cz	AUTORIZACE		
NÁZEV AKCE Parkoviště K Rozvodně				
VEDOUcí PROJEKTANT AKCE ING. JIŘÍ NYLT		STUPEŇ DOKUMENTACE pro provádění stavby		
ZPRACOVATEL DOKUMENTACE HIGHWAY DESIGN, s.r.o. OKRUŽNÍ 948/7 HRADEC KRÁLOVÉ				
STAVEBNÍ OBJEKT SO 101 Komunikace a zpevněné plochy		PARE		
ZODPOVĚDNÝ PROJEKTANT AKCE ING. MICHAL ČEPELKA				
OBSAH PŘÍLOHY SITUACE STAVBY		MĚŘÍTKO 1 : 250		
ČÍSLO PŘÍLOHY 24s23-5-D-101-02	VERZE A	DATUM říjen 2025	ČÍSLO ZAKÁZKY 24/s/2023	FORMÁT 4x A4