



 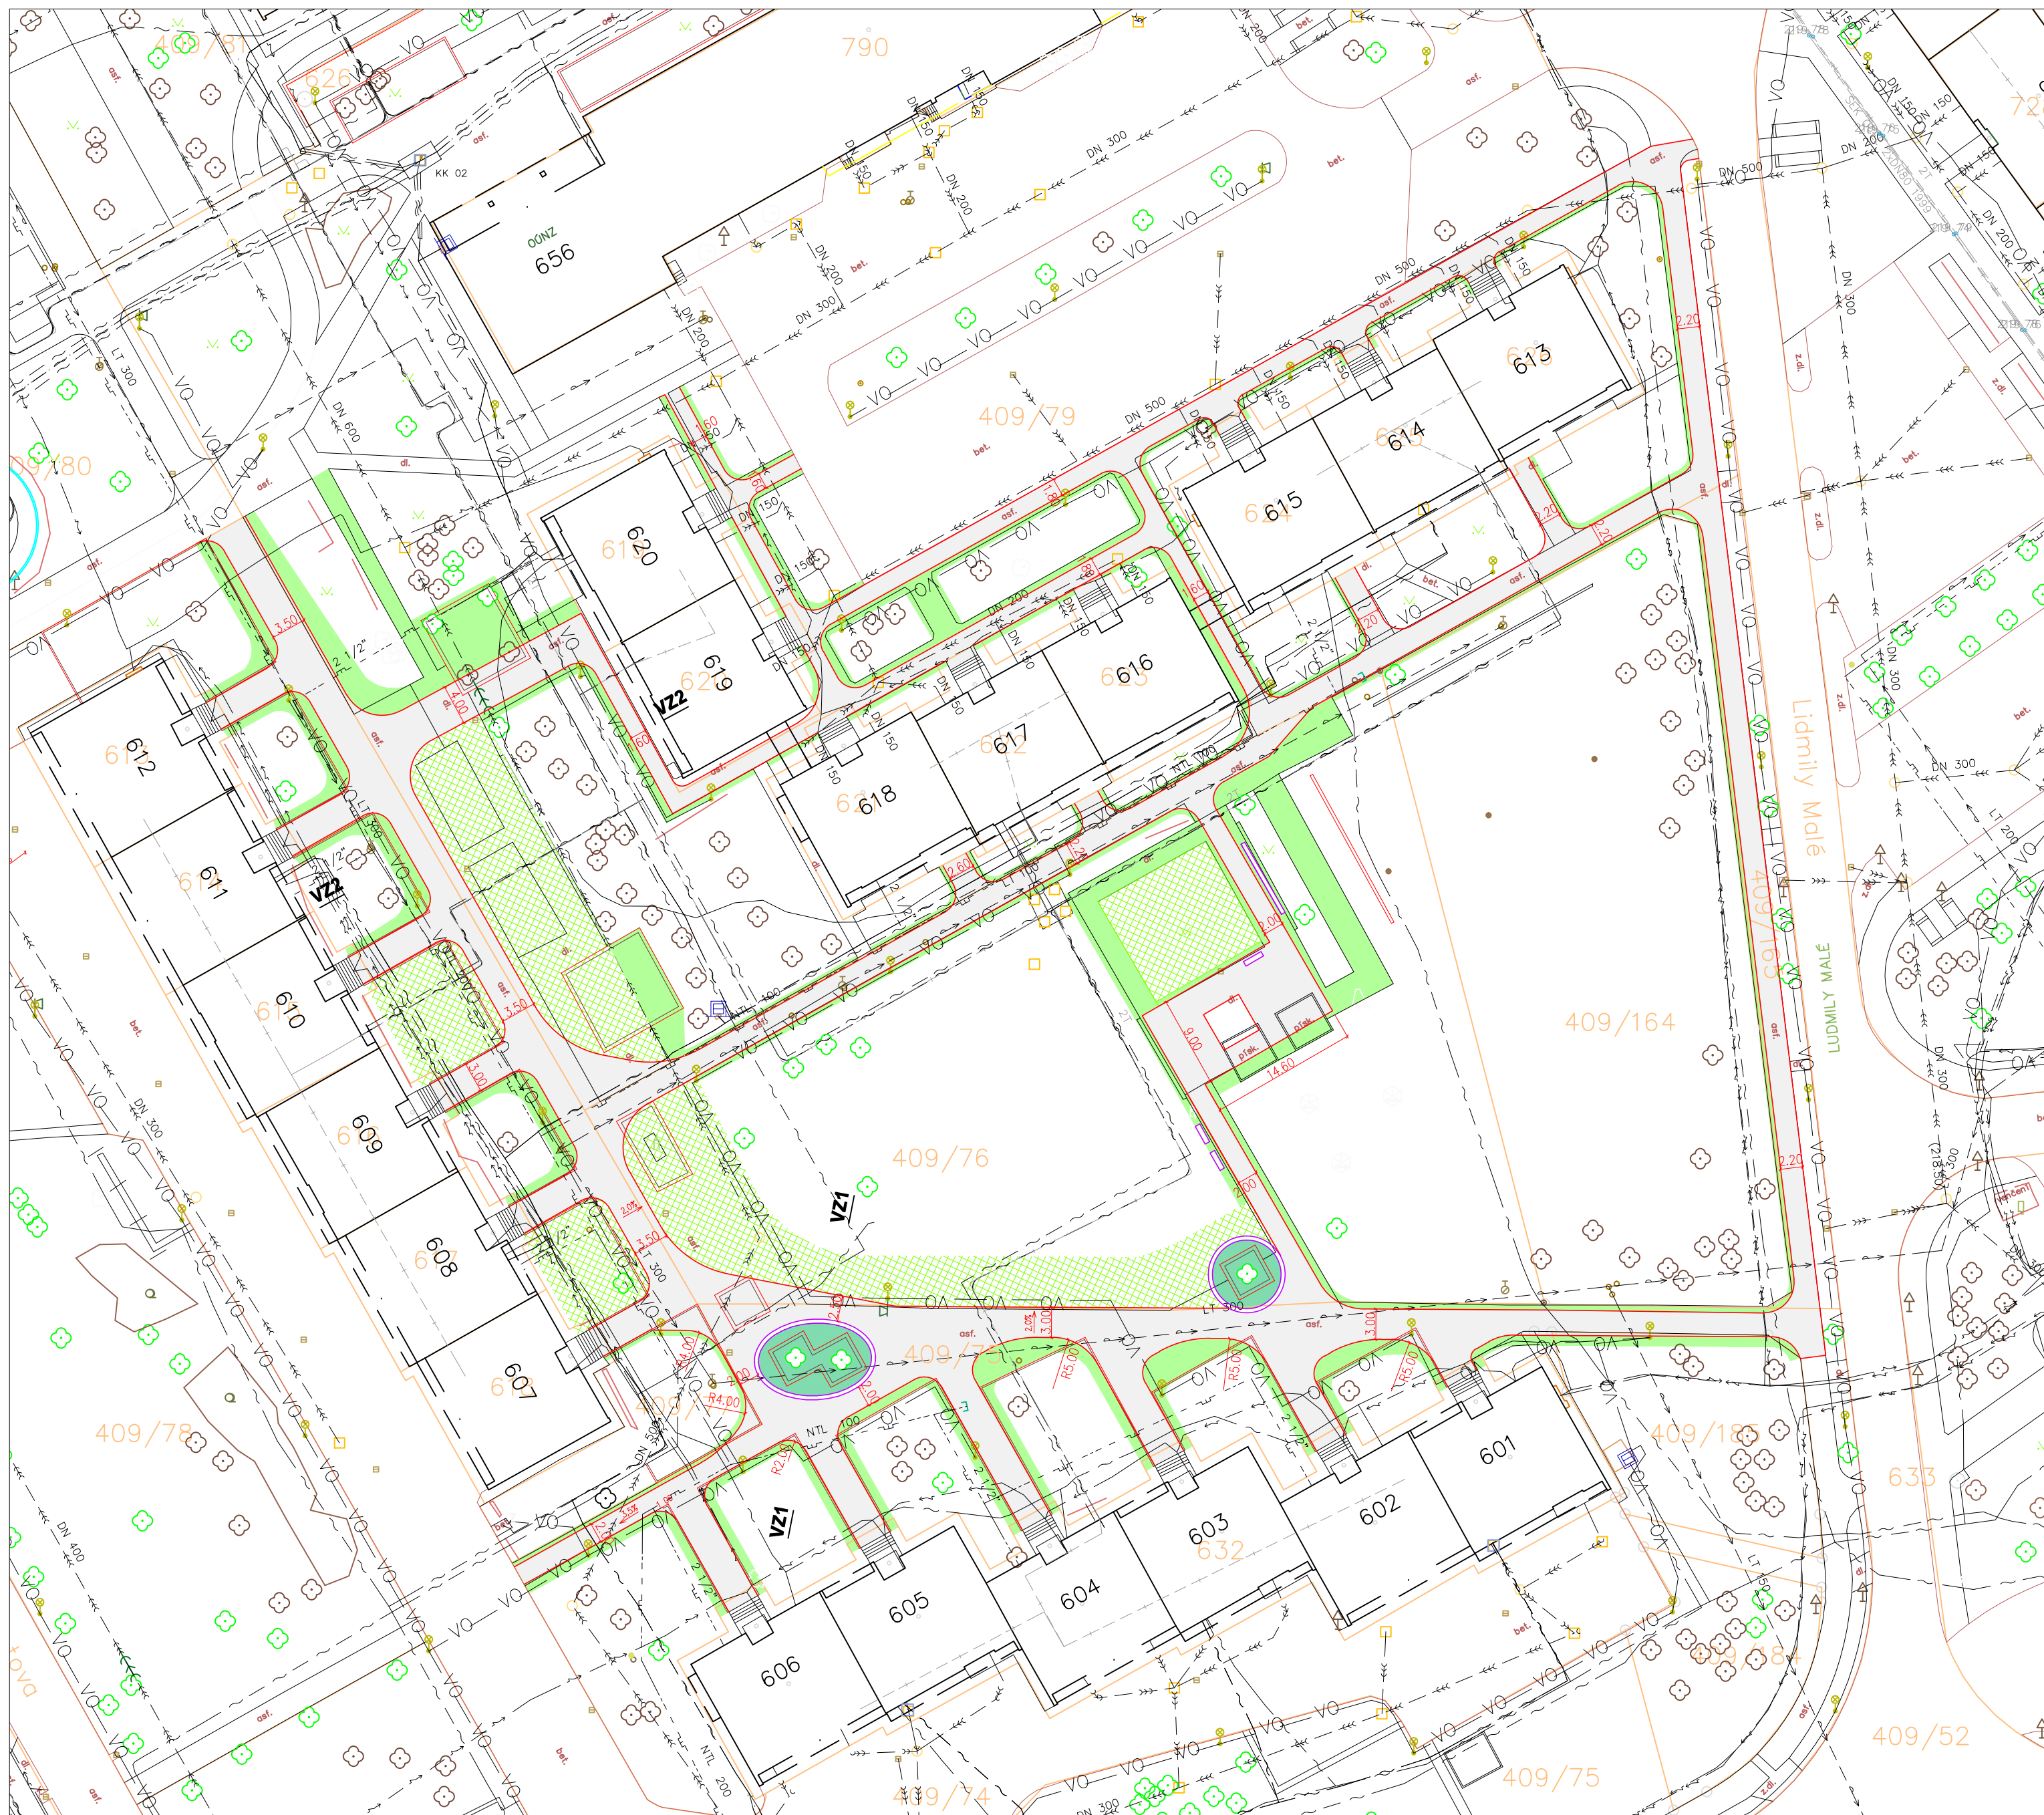


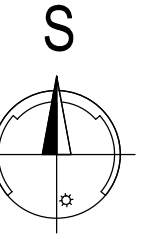



# REGENERACE PROSTORU PŘED čp. 601-606 V UL. BARTOŇOVA, PŘED čp. 607-612 V UL. BLAHOUTOVA, PŘED A ZA čp. 613-620 V UL. L. MALÉ


 
 
 
 
 
 

Měř. 1:500



## LEGENDA :

-  CHODNÍK – ZÁMKOVÁ DLAŽBA ŠEDÁ
-  CHODNÍK – ZÁMKOVÁ DLAŽBA ČERNÁ
-  CHODNÍKOVÁ OBRUBA
-  LAVIČKA
-  VYVÝŠENÝ ZÁHON KOLEM ST. STROMU SE SEDÁKEM
-  ZELEŇ – PLOCHY PRO ZATRAVNĚNÍ
-  ZELEŇ – PLOCHY PRO SADOVÉ ÚPRAVY/ZATRAVNĚNÍ

## LEGENDA INŽ. SÍTÍ:

-  KANALIZACE, VAK a.s. Pardubice
-  VODOVOD, VAK a.s. Pardubice
-  PLYNOVOD NTL, RWE
-  TEPLOVOD, EOP a.s.
-  SILOVÉ KABELY VO, SmP a.s.
-  SILOVÉ KABELY ČEZ
-  SDĚLOVACÍ KABELY CETIN a.s.
-  SDĚLOVACÍ KABELY – OPTIKA, MĚSTO Pce

Generální projektant:




PRODIN A.S.  
JIRÁSKOVA 169  
530 02 PARDUBICE

WWW.PRODIN.CZ  
DIČ: CZ25292161  
IČO: 25292161

Zpracovatel dílčí části dokumentace:

Souřadnicový systém S-JTSK, Výškový systém Bpv

Vypracoval: Ing.Regina Reisingerová	Zodp. projektant: Ing.Regina Reisingerová	Kontroloval: Ing. Michal Hornýš
Kraj: Pardubický	Traťový úsek/Obec: Pardubice	
Investor: Statutární město Pardubice, MO III, J. Zajíce 983, 530 12 Pardubice		
Akce:	Formát: 8A4	
REGENERACE PROSTORU PŘED čp. 601-606 v ul. BARTOŇOVA, před čp. 607-612 v ul. BLAHOUTOVA, před a za čp. 613-620 v ul. LIDMILY MALÉ	Datum: VIII/2018	Č. kópie
	Účel: studie	
	Č. zakázky: 3110-18-061	Měřítko: 1:500
Změna:	Část dokumentace: B	
Obsah výkresu: SITUACE CELKOVÁ		