
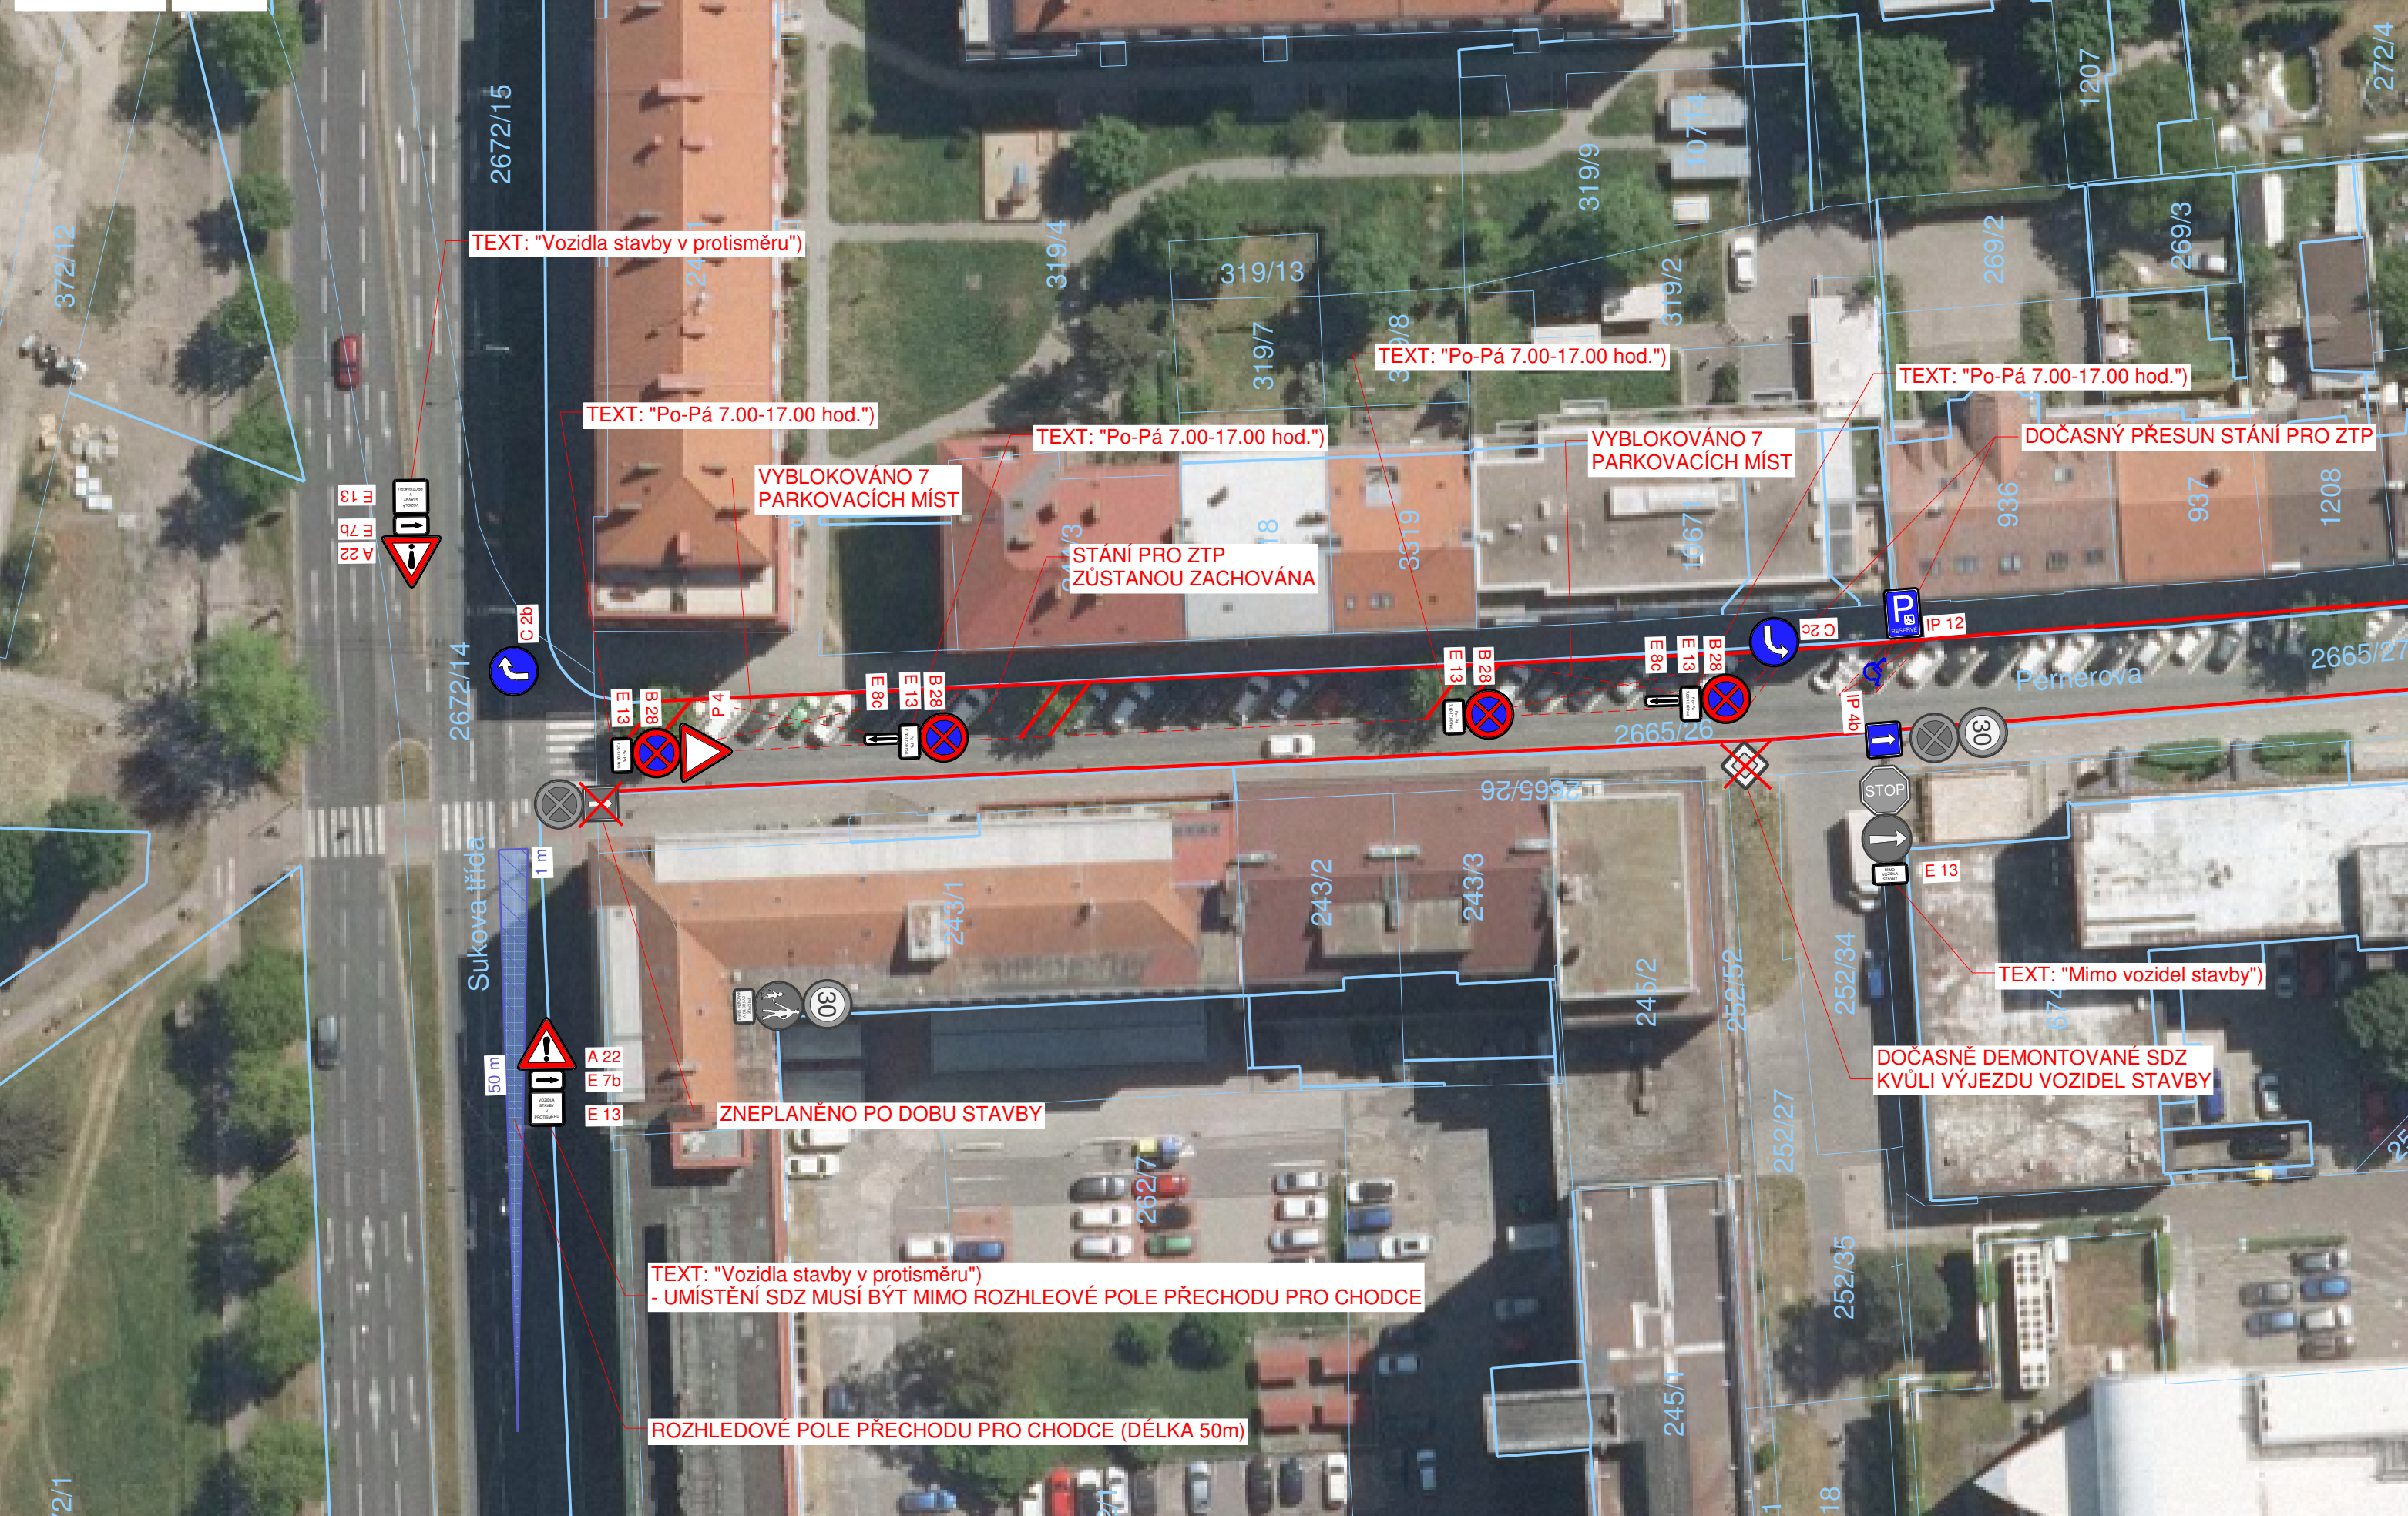


**M 1 : 500**

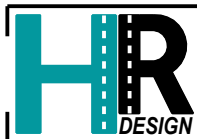

|                 |           |
|-----------------|-----------|
| Souřadný systém | S-JTSK    |
| Výškový systém  | Balt p.v. |

|                                                                                                             |                                        |                      |             |                         |
|-------------------------------------------------------------------------------------------------------------|----------------------------------------|----------------------|-------------|-------------------------|
|                                                                                                             |                                        |                      |             | Paré:                   |
| Generální projektant: <b>ORBIProjekt s.r.o.</b><br>Purkyňova 1017/22, 301 00 Plzeň                          |                                        |                      |             |                         |
| Objednatel:<br><br>T-STRING Pardubice a.s.<br>Masarykovo nám. 1484<br>532 30 Pardubice                      | Vypracoval:                            | Bc. Tomáš Holý       | Zak. číslo: | 25HR019                 |
|                                                                                                             | Tech. kontrola:                        | Ing. Petr Rospopčuk  | Datum:      | 12/2025                 |
|                                                                                                             | HIP:                                   | Ing. arch. V. Tejkal | Měřítko:    | 1 : 500                 |
|                                                                                                             | Stupeň:                                | DPS                  | Formát:     | 3 x A4                  |
| Zhotovitel SO:<br><br> | Akce:<br><br><b>T-STRING PARDUBICE</b> |                      |             |                         |
|                                                                                                             |                                        |                      |             |                         |
| HR Design s.r.o.<br>Zikmunda Wintra 1282/21<br>301 00 Plzeň                                                 | Příloha:<br><br>SITUACE - DIO          |                      |             | Číslo přílohy:<br><br>2 |