


ÚPRAVY PRO ZVÝŠENÍ BEZPEČNOSTI V UL. JANA ZAJÍCE, PARDUBICE - stavební řešení C2 . SITUACE DOPRAVNĚ - STAVEBNÍHO ŘEŠENÍ

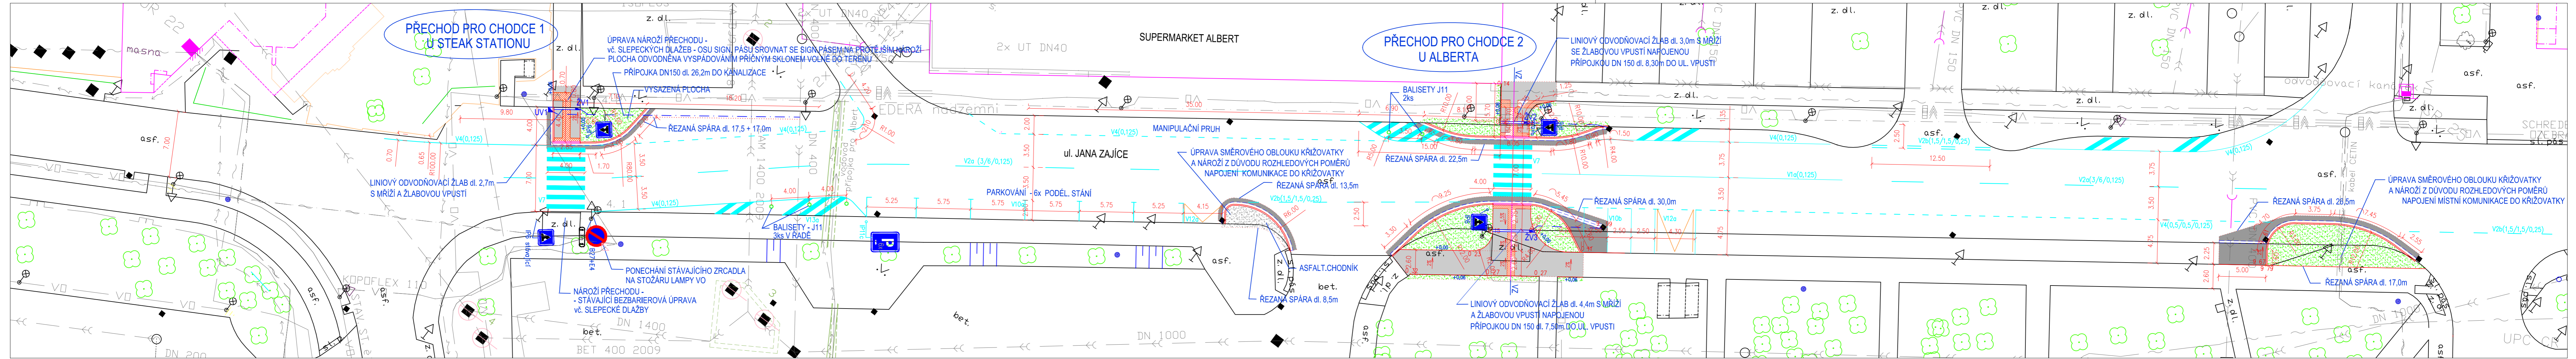

- LEGENDA:**
- [Symbol] STÁVAJÍCÍ OBRUBA
 - [Symbol] STÁVAJÍCÍ ŮZLABÍ Z PŘÍDLAŽBY (VODICÍ BETON, PÁSEK)
 - [Symbol] VODOROVNÉ DOPRAVNÍ ZNAČENÍ
 - [Symbol] OBRUBNÍK SILNIČNÍ BO 150-120/250/1000 S PODSÁDKOU +12cm
 - [Symbol] OBRUBNÍK SILNIČNÍ BO 150-120/250/1000 S PODSÁDKOU +2cm
 - [Symbol] OBRUBNÍK CHODNIKOVÝ BO 100/250/1000
 - [Symbol] BETONOVÁ PŘÍDLAŽBA BP 250/80/500 (PÁSEK)
 - [Symbol] LINIOVÝ ODVODŇOVACÍ ŽLAB S MŘÍŽÍ
 - [Symbol] ZÁMKOVÁ DLAŽBA ŠEDÁ (60ZD, 40lože, 200ŠD)
 - [Symbol] ZÁMKOVÁ DLAŽBA SLEPECKÁ, ČERVENÁ (60ZD, 40lože, 200ŠD)
 - [Symbol] NEZBYTNÁ ÚPRAVA ASF.BETON. PÁSU V NÁVAZNOSTI NA STÁV. STAV (PÁS š.0,4m)
 - [Symbol] NEZBYTNÁ ÚPRAVA ASF.BETON. CHODNIKU
 - [Symbol] OHUMUSOVÁNÍ tl. 200mm A ZATRAVNĚNÍ PLOCHY
 - [Symbol] ROZHLEDOVÉ TROJÚHELNÍKY

- LEGENDA INŽ. SÍTÍ:**
- [Symbol] KANALIZACE VAK Pce
 - [Symbol] VODOVOD VAK Pce
 - [Symbol] VEŘEJNÉ OSVĚTLENÍ SmP a.s.
 - [Symbol] NADZEMNÍ VEDENÍ EDERA
 - [Symbol] SDĚLOVACÍ KABELY CETIN a.s.
 - [Symbol] SILOVÉ KABELY ČEZ
 - [Symbol] EOP a.s. - PRIMÁRNÍ POTRUBÍ HORKOVODNÍ KANÁL

Vypracoval: Ing. Reisingerová	Zodp. projektant: Ing. R. Reisingerová	Kontroloval: Ing. Leoš Jelinek	
Kraj: Pardubický	Traťový úsek/Obec: Pardubice		
Investor: MO III, ul. Jana Zajíce 983, 530 12 Pardubice	Akce: ÚPRAVY PRO ZVÝŠENÍ BEZPEČNOSTI V UL. JANA ZAJÍCE PARDUBICE – stavební řešení		Formát: 5x44
			Datum: VIII/2014
			Účel: PDPS
			Č. zakázky: 3110/14/068
			Změna: Z3 Č. kopie
			Měřítko: 1:500
Obsah výkresu: SITUACE DOPRAVNĚ-STAVEB. ŘEŠENÍ	Část dokumentace: C	Č. výkresu: 2	