


# STAVEBNÍ ÚPRAVY v ul. RUMUNSKÁ před čp. 359–365

## KOORDINAČNÍ SITUACE 1:250

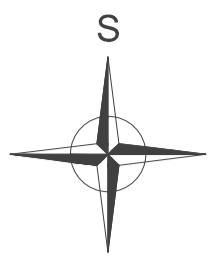


### SEZNAM STAVEBNÍCH OBJEKTŮ:

- SO 101 - KOMUNIKACE A ZPEVNĚNÉ PLOCHY
- SO 401 - VEŘEJNÉ OSVĚTLENÍ
- SO 402 - PŘELOŽKA CETIN
- SO 801 - SADOVÉ ÚPRAVY

### SOUVISEJÍCÍ INVESTICE:

REKONSTRUKCE PLYNOVODU NTL

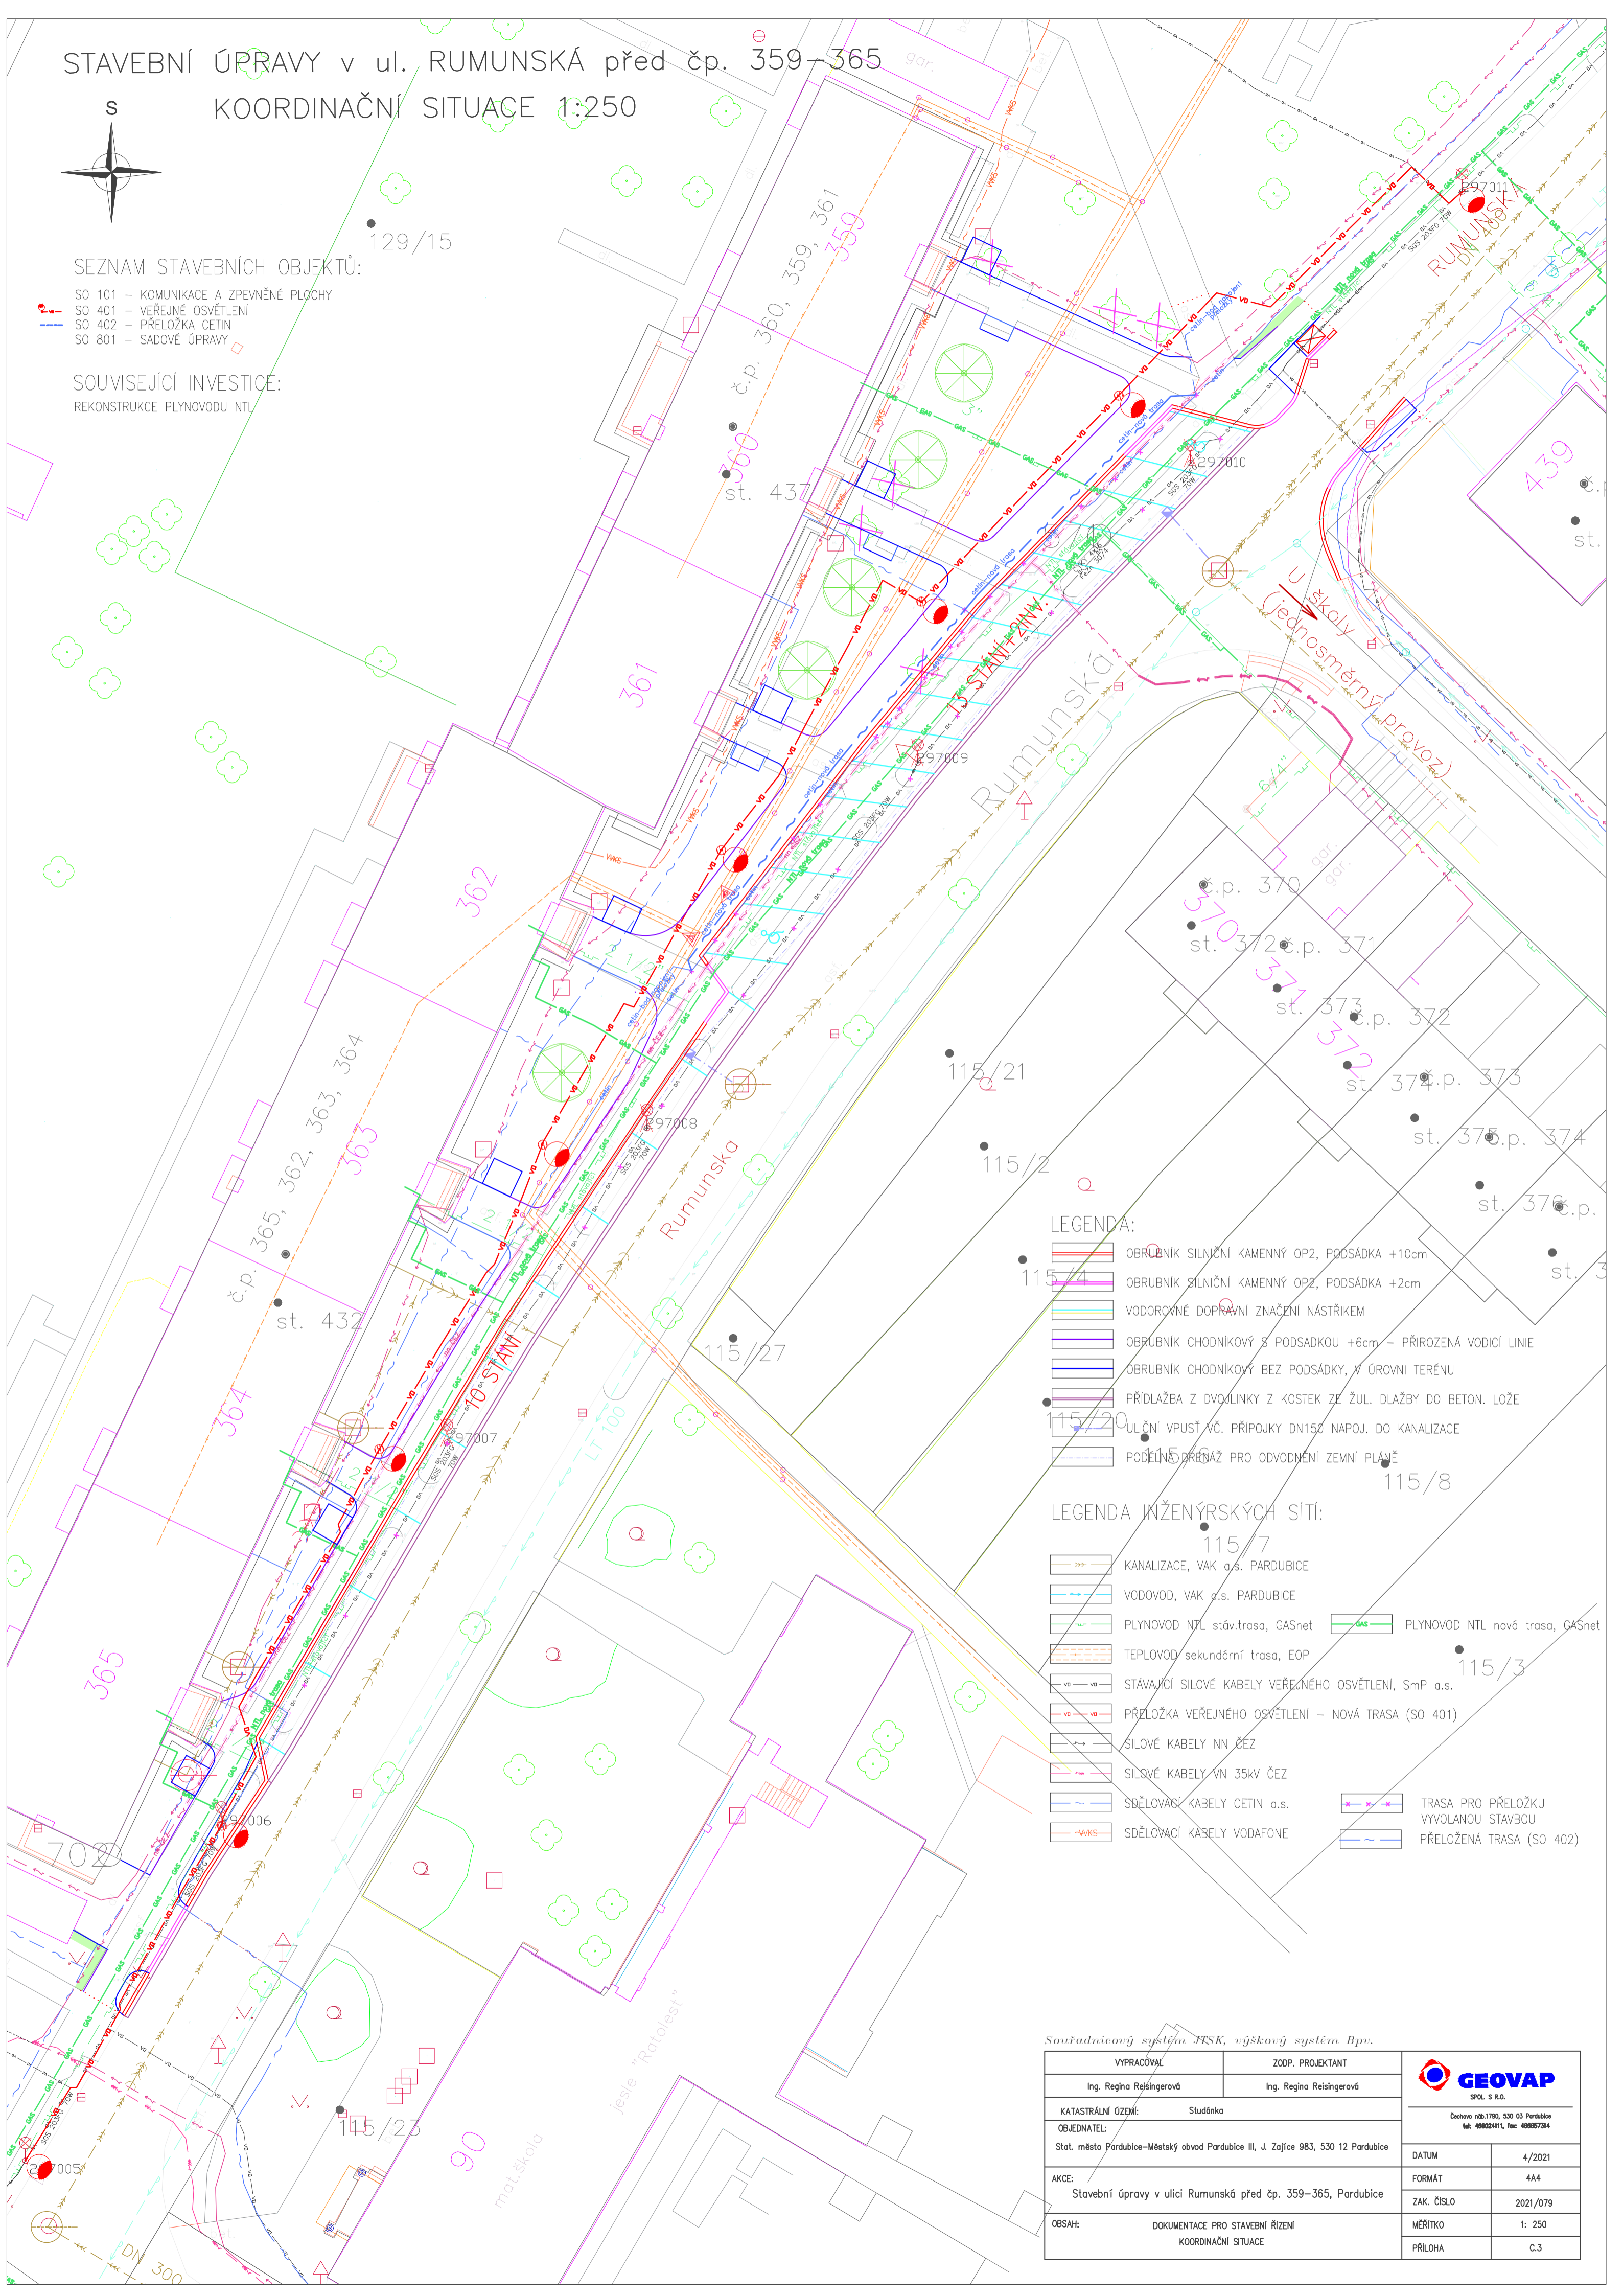

### LEGENDA:

- OBRUBNÍK SILNIČNÍ KAMENNÝ OP2, PODSÁDKA +10cm
- OBRUBNÍK SILNIČNÍ KAMENNÝ OP2, PODSÁDKA +2cm
- VODOROVNÉ DOPRAVNÍ ZNAČENÍ NÁSTRÍKEM
- OBRUBNÍK CHODNÍKOVÝ S PODSÁDKOU +6cm - PŘIROZENÁ VODICÍ LINE
- OBRUBNÍK CHODNÍKOVÝ BEZ PODSÁDKY, V ÚROVNI TERÉNU
- PŘÍDLAŽBA Z DVOJLINKY Z KOSTEK ZE ŽUL. DLAŽBY DO BETON. LOŽE
- ULIČNÍ VPUŠŤ VČ. PŘÍPOJKY DN150 NAPOJ. DO KANALIZACE
- PODELNÁ DŘEVAŽ PRO ODVODNĚNÍ ZEMNÍ PLÁNĚ

### LEGENDA INŽENÝRSKÝCH SÍTÍ:

- KANALIZACE, VAK a.s. PARDUBICE
- VODOVOD, VAK a.s. PARDUBICE
- PLYNOVOD NTL stáv.trasa, GASnet
- PLYNOVOD NTL nová trasa, GASnet
- TEPLOVOD sekundární trasa, EOP
- STÁVAJÍCÍ SILOVÉ KABELY VEŘEJNÉHO OSVĚTLENÍ, SmP a.s.
- PŘELOŽKA VEŘEJNÉHO OSVĚTLENÍ - NOVÁ TRASA (SO 401)
- SILOVÉ KABELY NN ČEZ
- SILOVÉ KABELY VN 35kV ČEZ
- SDĚLOVACÍ KABELY CETIN a.s.
- SDĚLOVACÍ KABELY VODAFONE
- TRASA PRO PŘELOŽKU VYVOLANOU STAVBOU
- PŘELOŽENÁ TRASA (SO 402)

Souřadnicový systém JTSK, výškový systém Bpv.

VYPRACOVAL Ing. Regina Reisingerová	ZODP. PROJEKTANT Ing. Regina Reisingerová	 SPOL. S R.O. Čechovo náb.1790, 530 03 Pardubice tel: 46624111, fax: 46665734
KATASTRÁLNÍ OZEMÍ: Studánka		
OBJEDNATEL: Stat. město Pardubice - Městský obvod Pardubice III, J. Zajíce 983, 530 12 Pardubice		DATUM 4/2021
AKCE: Stavební úpravy v ulici Rumunská před čp. 359-365, Pardubice		FORMÁT 4A4
OBSAH: DOKUMENTACE PRO STAVEBNÍ ŘÍZENÍ KOORDINAČNÍ SITUACE		ZAK. ČÍSLO 2021/079
		MĚŘÍTKO 1: 250
		PŘÍLOHA C.3