


**LEGENDA:**

- BETONOVÝ VODIČÍ PASEK NA ŠÍŘKU 0,5 m
- BETONOVÁ SILNIČNÍ OBRUBA 150/250/1000 mm, PODSADKA + 10 cm
- BETONOVÁ SILNIČNÍ OBRUBA 150/250/1000 mm, PODSADKA + 5 cm
- BETONOVÁ SILNIČNÍ OBRUBA 150/250/1000 mm, PODSADKA + 2 cm
- BETONOVÁ CHODNÍKOVÁ OBRUBA 80/250/1000 mm, PODSADKA + 6 cm
- BETONOVÁ CHODNÍKOVÁ OBRUBA 80/250/1000 mm, PODSADKA + 0 cm
- CHRÁNĚNÍKA

**LEGENDA STÁVAJÍCÍCH INŽ. SÍŤÍ:**

- NAPÁLEČÍ VEDENÍ DOPRAVNÍHO PODNIKU PARDUBIC
- PLYNOVOD NTL, RWE DISTRIBUČNÍ SLUŽBY, s.r.o.
- PLYNOVOD STL, RWE DISTRIBUČNÍ SLUŽBY, s.r.o.
- VODOVOD, VAK, a.s.
- NEFUNKČNÍ PŘÍRODNÍ KANÁL Z CHRUDIMSKY
- NEROZLIŠENÁ KANALIZACE, VAK, a.s.
- JEDNOTNÁ KANALIZACE, VAK, a.s.
- SÍŤOVACÍ KABEL, TELEFONICA 02
- PODZEMNÍ VEDENÍ NN, ČEZ DISTRIBUCE, a.s.
- PODZEMNÍ VEDENÍ DO 35 kV, ČEZ DISTRIBUCE, a.s.
- VEREJNÉ OSVĚTLENÍ, SLUŽBY MĚSTA PARDUBICE, a.s.
- PODZEMNÍ VEDENÍ, UPC ČESKÁ REPUBLIKA, a.s.
- OPTICKÁ SÍŤ MAGISTRÁTU MĚSTA PARDUBIC
- HORKOVODNÍ KANÁL, ELEKTRÁRNÝ OPATOVICE
- TEPLOVODNÍ KANÁL, ELEKTRÁRNÝ OPATOVICE
- NEFUNKČNÍ PAROVOD, ELEKTRÁRNÝ OPATOVICE
- OPTICKÝ KABEL, ELEKTRÁRNÝ OPATOVICE
- EDERA GROUP, a.s. – podzemní
- EDERA GROUP, a.s. – výhled
- ČEZ ICT
- GTS NOVERA

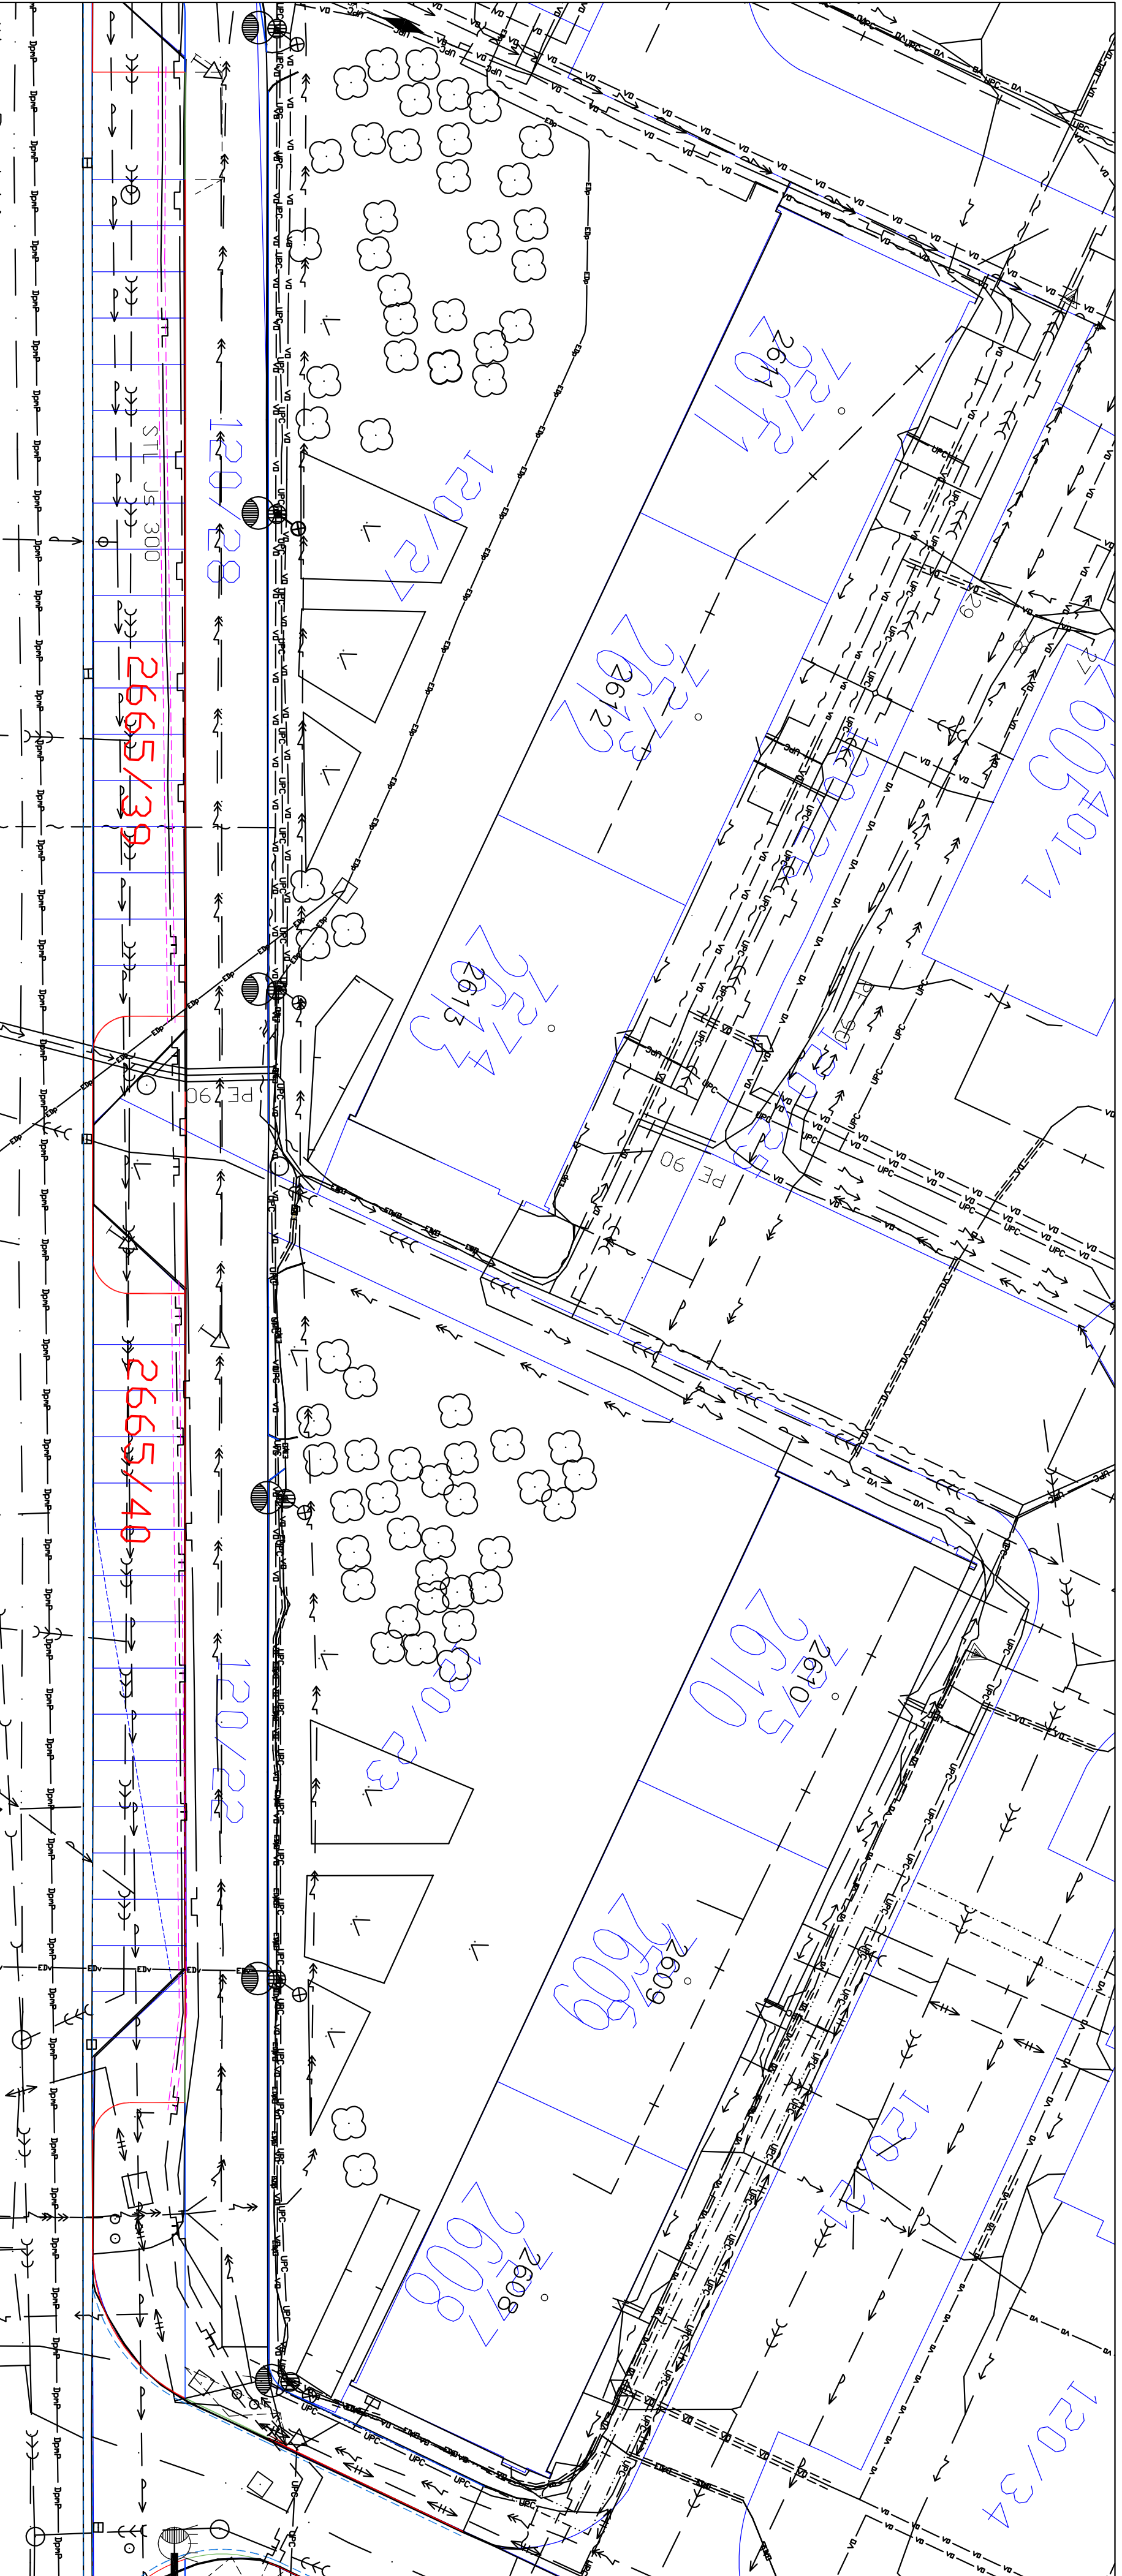

Ypracoval:	Zodp. projektant:	Kontroloval:
Bc. L. Ledvínková	Bc. L. Ledvínková	Ing. Leoš Jelfínek
Kraj:	Tratový úsek/Obec:	
Pardubický	Pardubice	
Objednatel:		
Městský obvod Pardubice I, U Divdla 828, Pardubice 530 02		
Adce:		
Regenerace sídliště Karla IV		
V. etapa		
Obsah výkresu:	Část dokumentace	Č. výkresu
SITUACE STAVBY	A	2



Formát 4A4  
Datum IV/2014  
Účel DPS  
Č. zakázky 3110-14-017  
Změna  
Měřítko 1:250  
Č. kopie