
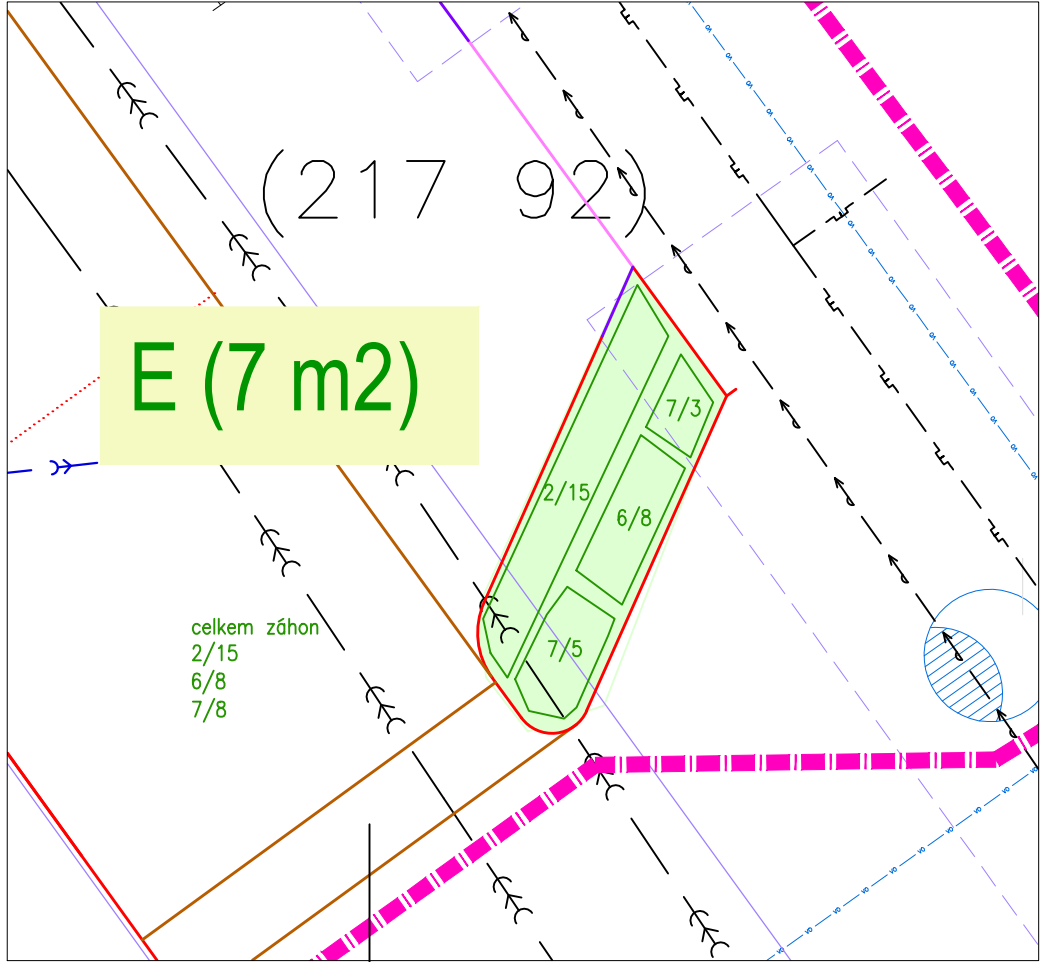
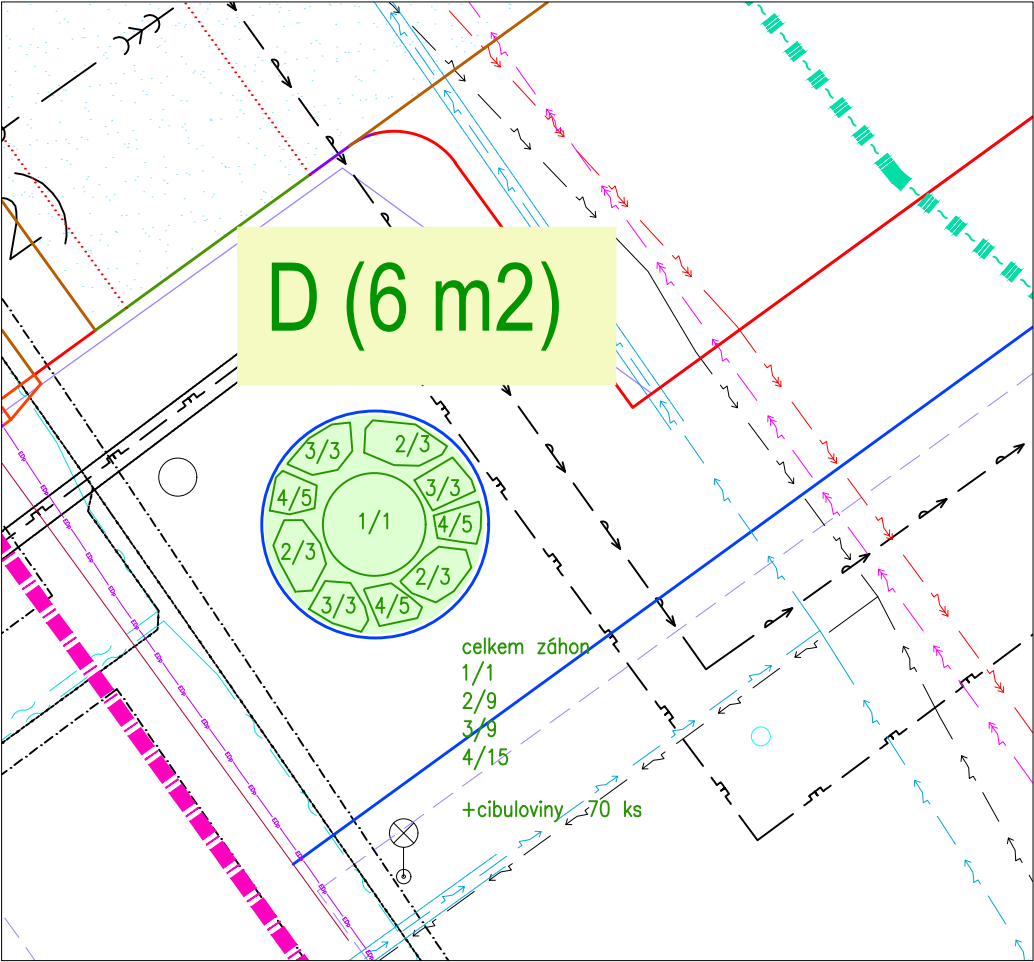
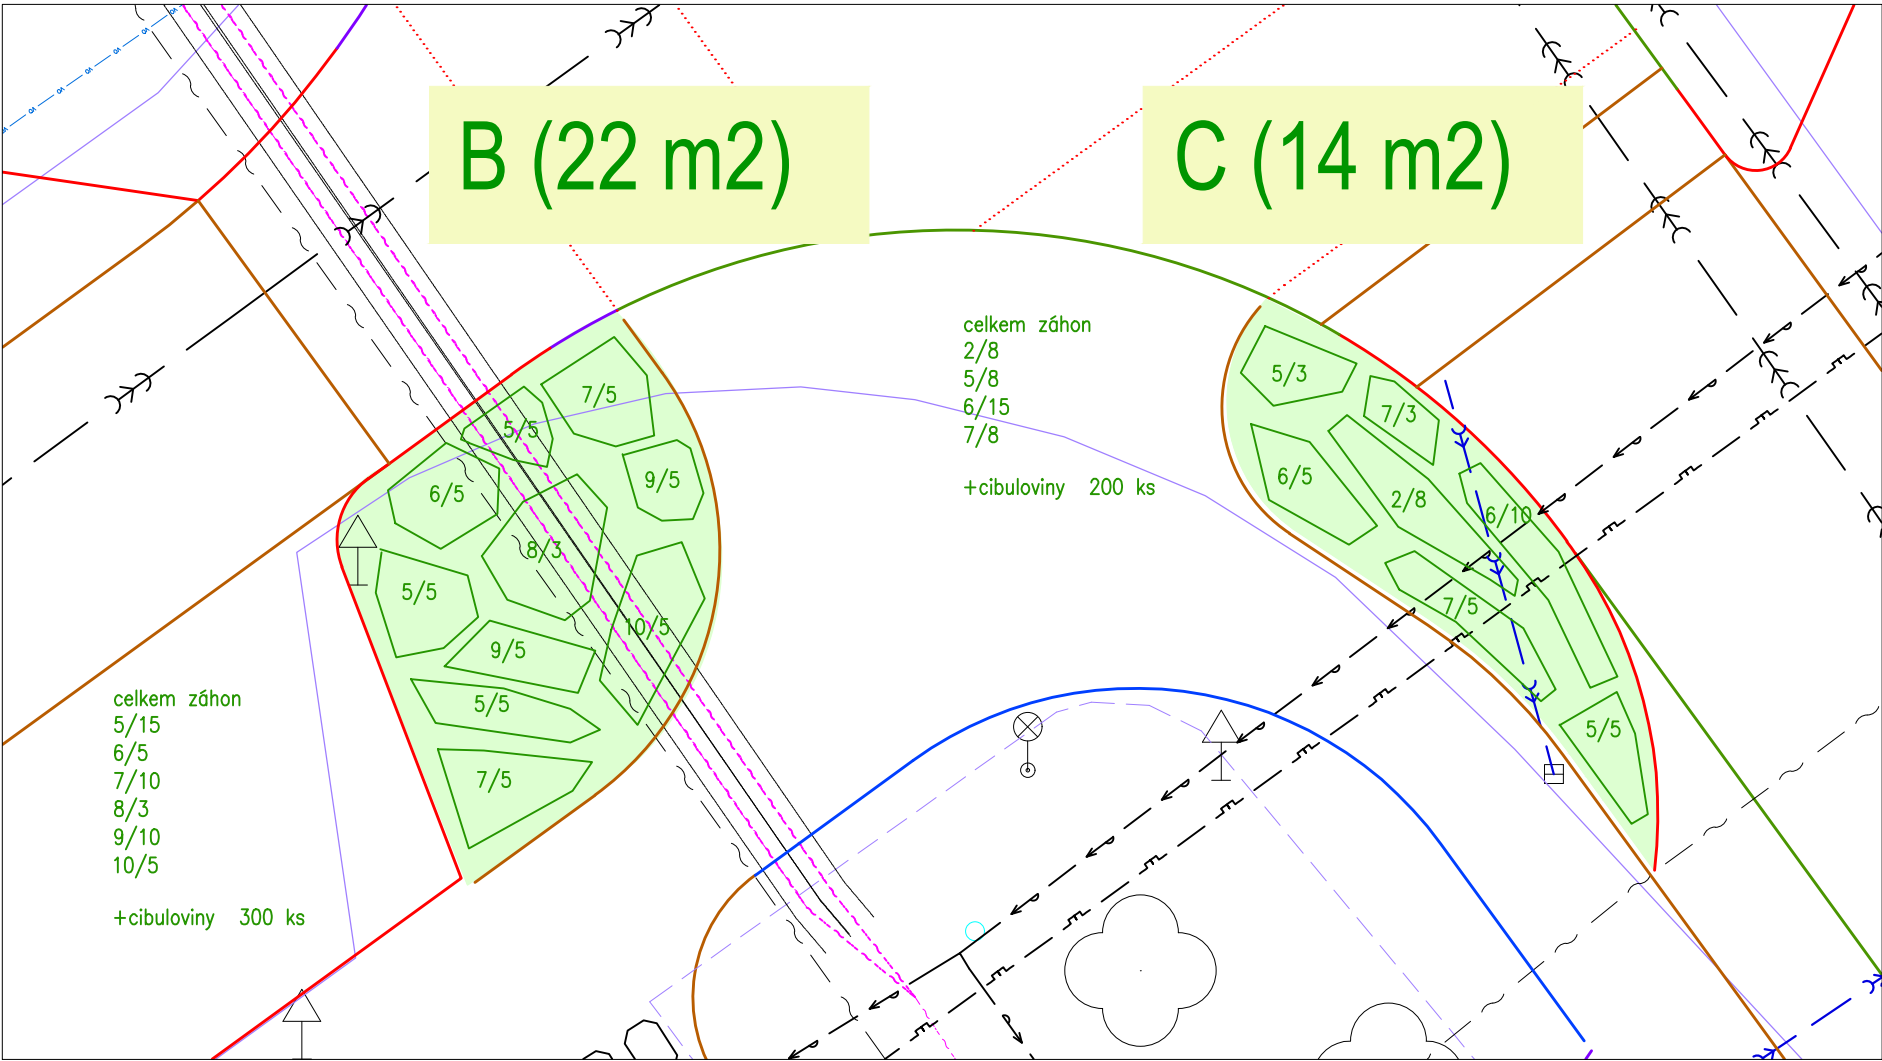


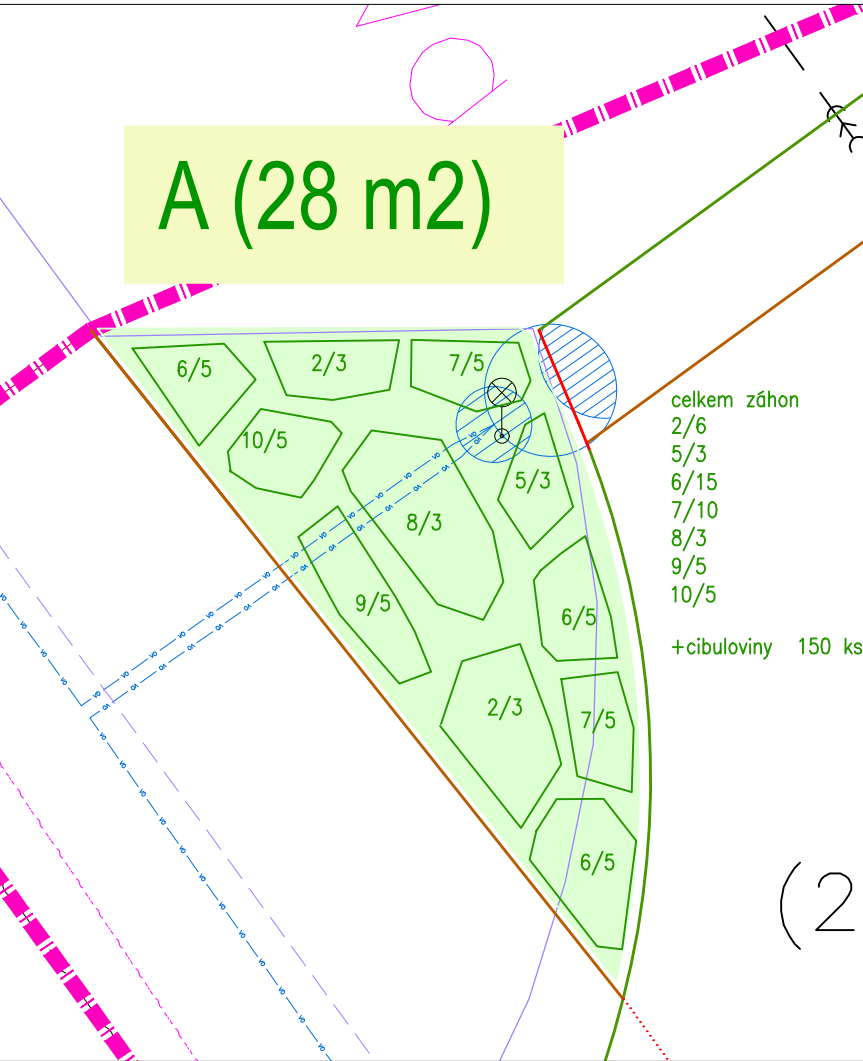

LEGENDA SÍTĚ STÁV.:

- KABEL ELEKTRO - NN - 1KV - CIZÍ
- KABEL ELEKTRO - ČEZ DISTRIBUCE - NN - 1KV
- KABEL ELEKTRO - ČEZ DISTRIBUCE - VN - DO 35 KV
- KABEL ELEKTRO - VN - DO 35 KV-CIZÍ
- TEPLOVODNÍ VEDENÍ - EOP
- SDĚLOVACÍ VEDENÍ - EOP
- KANALIZACE JEDNOTNÁ - VaK PARDUBICE
- KANALIZACE JEDNOTNÁ PŘÍPOJKY - VaK PARDUBICE
- OPTICKÝ SDĚLOVACÍ KABEL - CETIN a.s.
- METALICKÝ SDĚLOVACÍ KABEL - CETIN a.s.
- SDĚLOVACÍ KABEL - NEPROVOZOVANÁ SÍŤ - CETIN a.s.
- OPTICKÁ SÍŤ - VODAFONE - KOAXIÁLNÍ KABEL
- OPTICKÁ SÍŤ - VODAFONE - OPTICKÝ KABEL
- PLYNOVOD NTL - GasNet a.s.
- KABEL VEŘEJNÉ OSVĚTLENÍ SmP PARDUBICE
- VODOVOD - VAK PCE
- KOLEKTORY
- PODZEMNÍ KABEL. VEDENÍ - EDERA Group a.s.

SÍTĚ NÁVRH

- KABELOVÉ VEDENÍ VEŘ. OSVĚTLENÍ
- PŘELOŽKA SEK

SEZNAM VÝSADBOVÉHO MATERIÁLU

KEŘE		
1	AMELANCHIER OVALIS (100-125)	1 KS
TRVALKY		
2	PENNISSETUM ALOPECUROIDES	38 KS
3	LAVANDULA ANGUSTIFOLIA	9 KS
4	ARMERIA MARITIMA	15 KS
5	SEDUM 'HERBSTFREUDE'	26 KS
6	DIANTHUS DELTOIDES 'BRILLANT'	43 KS
7	PHLOX SUBULATA 'CANDY STRIPES'	36 KS
8	GAURA LINDHEIMERI	6 KS
9	RUDBECKIA HIRTA 'TOTO GOLD'	15 KS
10	SALVIA NEMOROSA 'OSTFRIESLAND'	10 KS
CIBULOVINY		
NARCISSUS 'TETE A TETE', TULIPA - BOTANICKÉ ODRŮDY V		
KULTIVARECH, MUSCARI ARMENIACUM - KULTIVARY, CROCUS -		
KULTIVARY		720 KS

Generální projektant:



PRODIN A.S.
K VÁPENCE 2745
530 02 PARDUBICE
WWW.PRODIN.CZ
DIČ: CZ25292161
IČO: 25292161

Zpracovatel dílčí části dokumentace:

Souřadnicový systém S-JTSK, Výškový systém Bpv

Vyracoval: Ing. Renata Mlejnková		Zodp. projektant: Ing. Zuzana Baladová	Kontroloval: Ing. Michal Hornýš		
Kraj: Pardubický		Traťový úsek/Obec: Pardubice			
Investor Stat. město Pardubice – M0 III					
Akce:					
REGENERACE PANELOVÉHO SÍDLIŠTĚ DUBINA LOKALITA 3 B – ETAPA ČÁST J A ČÁST K UL. BARTOŇOVA MEZI ČP.833 A 832 SO 801 – SADOVÉ A TERÉNNÍ ÚPRAVY				Formát 3A4	
				Datum 07/2024	
				Účel PDPS	
				Č. zakázky 31/2023/4047.208	
				Změna	Č. kopie
				Měřítko 1:100	
Obsah výkresu: SITUACE – DETAILS ZÁHONŮ				Část dokumentace D.1.9.2	Č. výkresu B